


$$\begin{aligned}P_{\max} &= 12,6 \text{ kW} \\I_{\max} &= 60 \text{ A}\end{aligned}$$

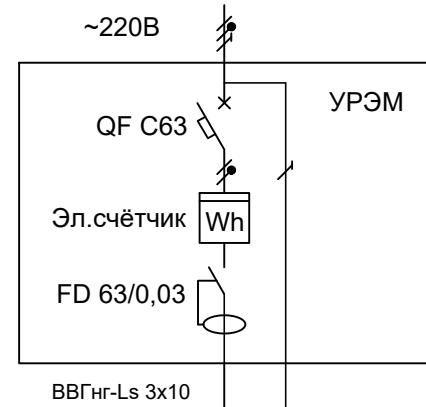

R-SMART

Инф.№ подл.	Подпись с датой.	Взам.инф.№	Согласовано:

Питающая сеть	Вводной аппарат
	Прибор учёта
	Вводное УЗО
	Марка провода и его сечение

ЩК-1-3

Групповое УЗО

Автомат  
отходящей линии

Электроприёмник

## Условное обозначение на плане

---


Группа

Фаза

P<sub>max</sub>, kBT

max,  $\tau$

---

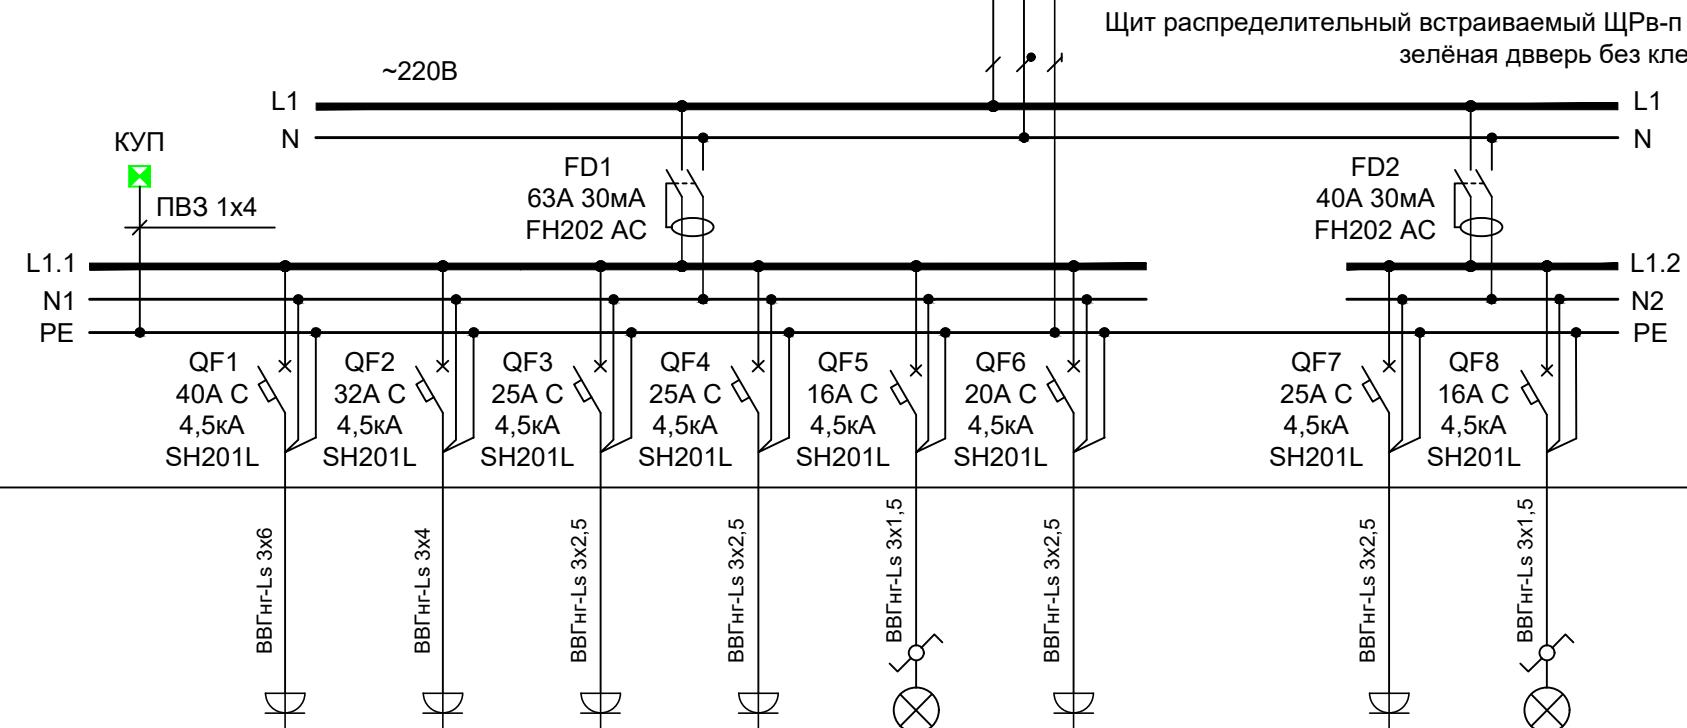

Гр. 1	Гр. 2	Гр. 3	Гр. 4	Гр. 5	Гр. 6
L1.1	L1.1	L1.1	L1.1	L1.1	L1.1
8,8	7,04	5,5	5,5	3,52	4,4
40	32	25	25	16	20
Вар. плита	Духовка	Розетки	Бойлер, тёпл.пол	Освещение	Резерв
Кухня			Санузел	Кухня и с/у	Резерв

Гр. 7	Гр. 8
L1.2	L1.2
5,5	3,52
25	16
Розетки	Освещение

## Примечание

1. Светильники и щит с пластиковым корпусом заземлять не требуется.
  2. Щит встраиваемый в стену.
  3. Расположение щита определить по месту.
  4. Возможна установка аппаратов любых производителей с такими характеристиками
  5. Компоновка УРЭМ зависит от проекта дома.

Изм.	Кол.уч	Лист	№док.	Подпись
ГИП	Кошечкин Р.А.			
Разработал	Смирнов Д.В.			
Проверил	Кошечкин Р.А.			

Щиток квартирный ЩК-1-Э

	Стадия	Лист	Листовъ
Р	1	1	

## Схема однолинейная

ООО "Р-Смарт"