

СОГЛАСОВАНО:

Взам.инв.Н


Подпись и дата.

Инв.Н подл.

Питающая сеть	Вводной аппарат	
	Прибор учёта	
	Вводное УЗО	
	Марка провода и его сечение	
Маркировка квартирного щита	Выключатель нагрузки	
	Групповое УЗО	
	Автомат отходящей линии	
Линии	Марка провода и сечение	Длина
Электроприёмник	Условное обозначение на плане	
	Группа	
	Фаза	
	P _{max} , кВт	
	I _{max} , А	
	Эл.приёмники	
	Помещение	

P_{max} = 12,6 кВт
I_{max} = 60 А

R-SMART

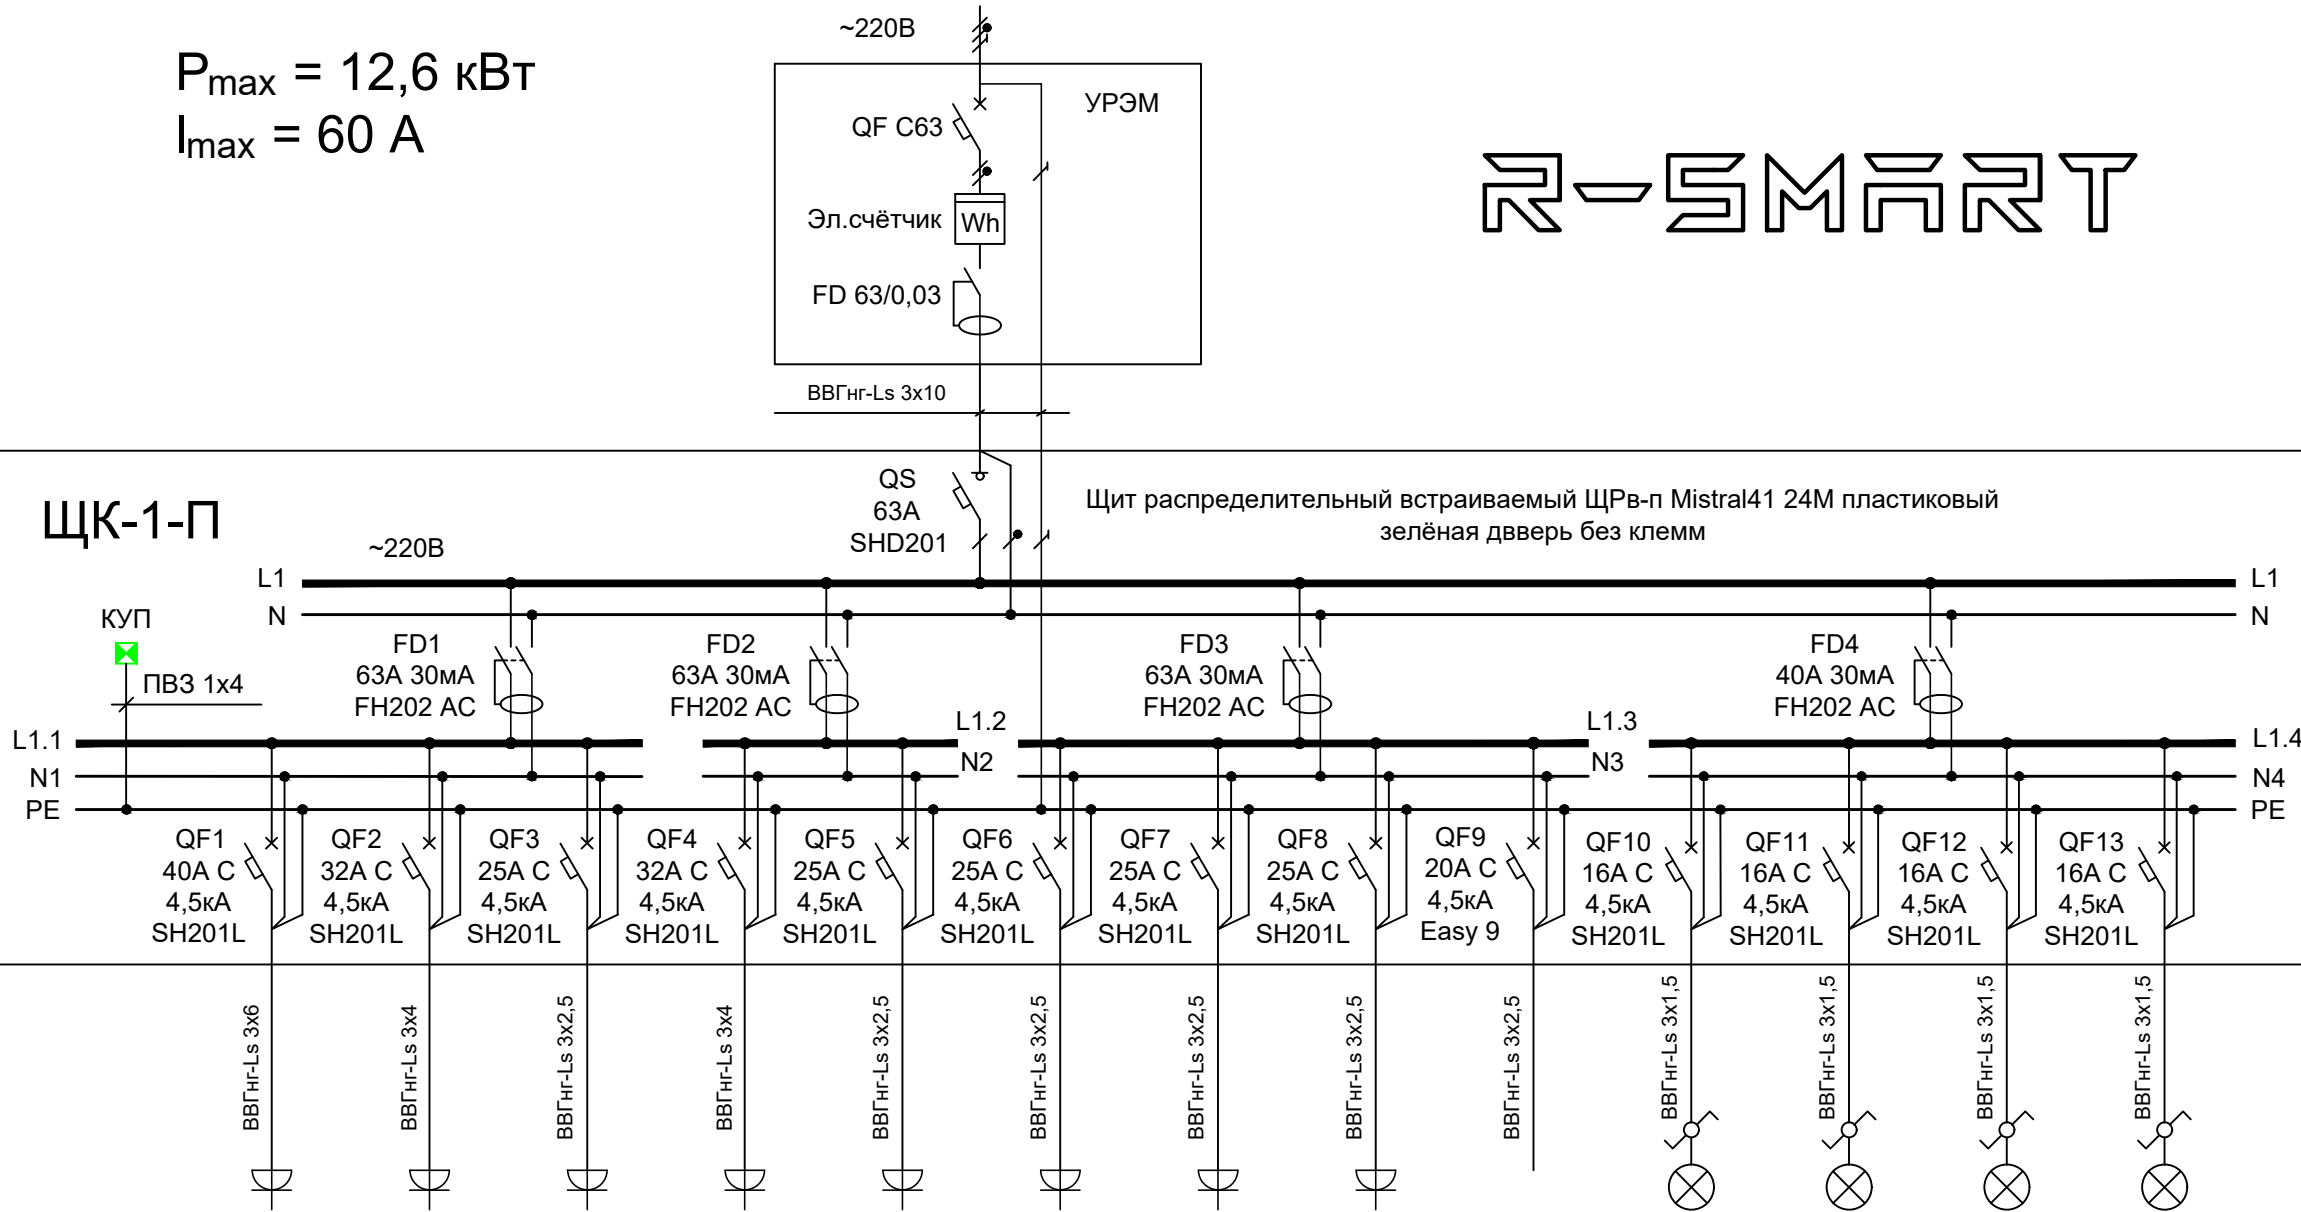

Гр. 1	Гр. 2	Гр. 3	Гр. 4	Гр. 5	Гр. 6	Гр. 7	Гр. 8	Гр. 9	Гр. 10	Гр. 11	Гр. 12	Гр. 13
L1.1	L1.1	L1.1	L1.2	L1.2	L1.3	L1.3	L1.3	L1.3	L1.4	L1.4	L1.4	L1.4
8,8	7,04	5,5	7,04	5,5	5,5	5,5	5,5	4,4	3,52	3,52	3,52	3,52
40	32	25	32	25	25	25	25	20	16	16	16	16
Вар. плита	Духовка	Розетки	Бойлер, тёпл.пол	Розетки	Кондиц.	Розетки	Розетки	Резерв	Освещение			
Кухня			Санузел		Комната		Коридор	Резерв	Кухня	Санузел	Комната	Коридор

Примечание

- Светильники и щит с пластиковым корпусом заземлять не требуется.
- Щит встраиваемый в стену.
- Расположение щита определить по месту.
- Возможна установка аппаратов любых производителей с такими характеристиками.
- Компоновка УРЭМ зависит от проекта дома.

Изм.	Кол.уч	Лист	Ндок.	Подпись	Дата					
						Щиток квартирный ЩК-1-П		Стадия	Лист	Листов
								Р	1	1
ГИП	КошечкинР.А.					Схема однолинейная		ООО "Р-Смарт"		
Разработал	Смирнов Д.В.									
Проверил	КошечкинР.А.									