

СОГЛАСОВАНО:

Взам.инв.№


Подпись и дата.

Инв.№ подл.

Питающая сеть	Вводной аппарат
	Прибор учёта
	Вводное УЗО
	Марка провода и сечение
Маркировка квартирного щита	Выкл-ль нагрузки
	Групповое УЗО
	Автомат отходящей линии
	Линии
Электроприёмник	Условное обозн-ие на плане
	Группа
	Фаза
	P <sub>max</sub> , кВт
	I <sub>max</sub> , А
	Эл. приёмники
Помещ-е	

P<sub>max</sub> = 12,6 кВт  
I<sub>max</sub> = 60 А

ЩК-3-П

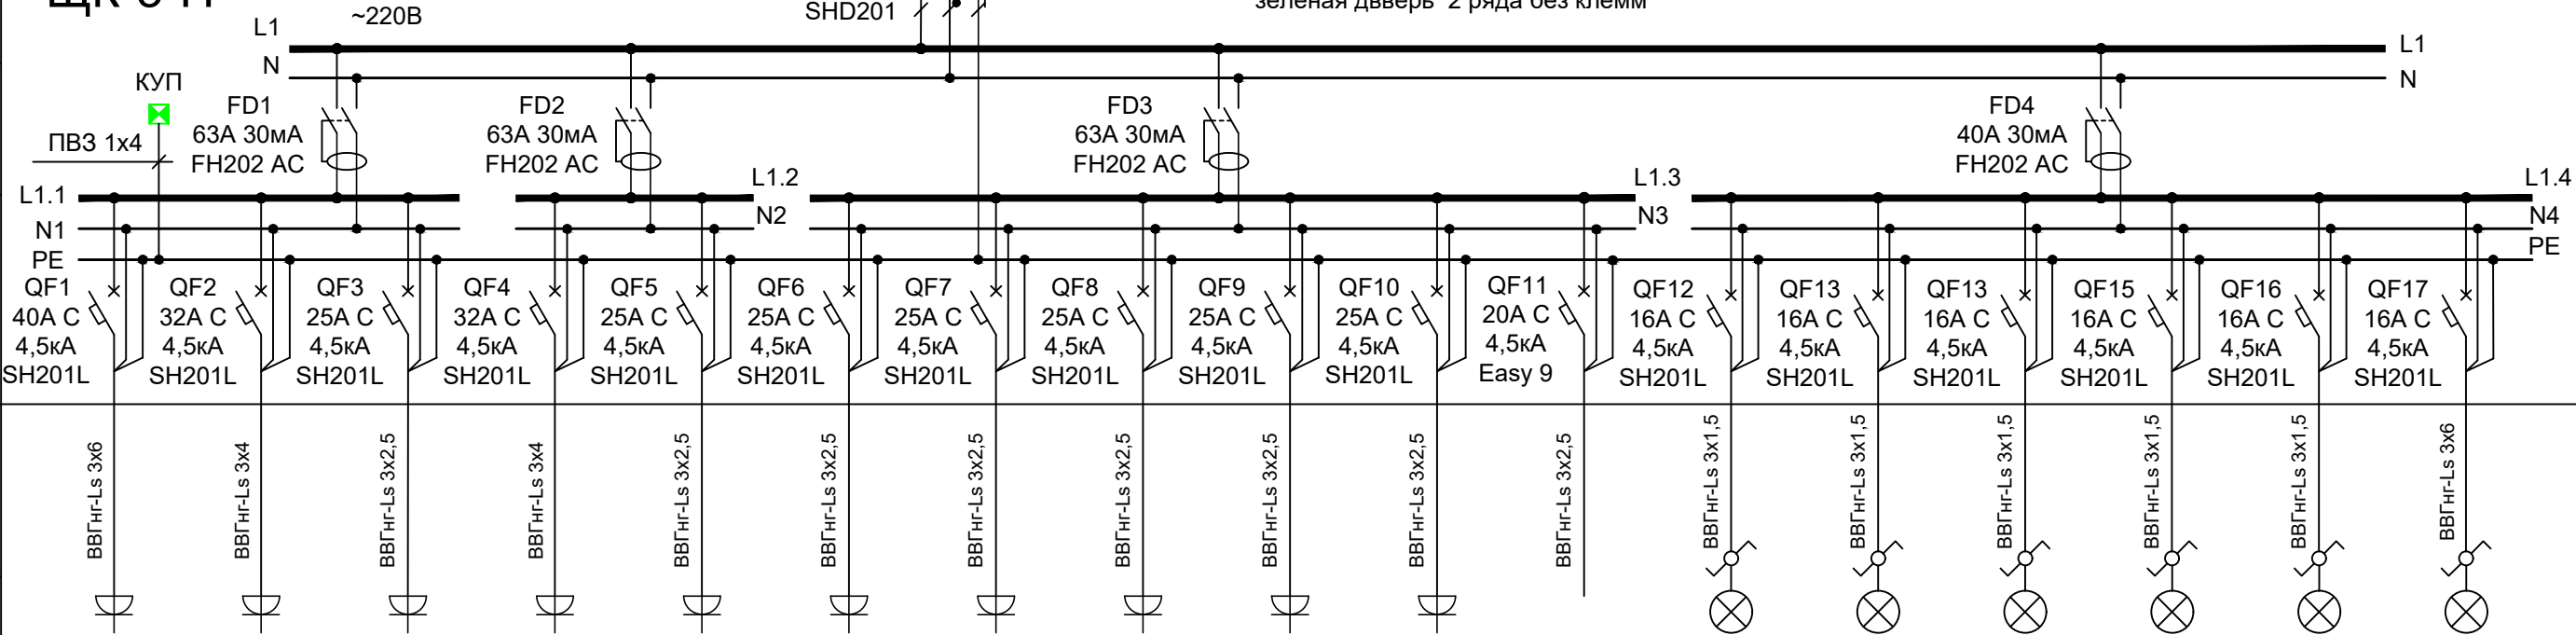

Гр. 1	Гр. 2	Гр. 3	Гр. 4	Гр. 5	Гр. 6	Гр. 7	Гр. 8	Гр. 9	Гр.10	Гр. 11	Гр. 12	Гр. 13	Гр. 14	Гр. 15	Гр. 16	Гр. 17
L1.1	L1.1	L1.1	L1.2	L1.2	L1.3	L1.3	L1.3	L1.3	L1.3	L1.3	L1.4	L1.4	L1.4	L1.4	L1.4	L1.4
8,8	7,04	5,5	7,04	5,5	5,5	5,5	5,5	5,5	5,5	4,4	3,52	3,52	3,52	3,52	3,52	3,52
40	32	25	32	25	25	25	25	25	25	20	16	16	16	16	16	16
Вар. плита	Духовка	Розетки	Бойлер, тёпл.пол	Розетки	Кондиц.	Розетки	Розетки	Розетки	Розетки	Розетки	Резерв	Освещение				
Кухня			Санузел		Комната 1		Комната 2	Комната 3	Коридор	Резерв	Кухня	Санузел	Комната 1	Комната 2	Комната 3	Коридор

Примечание

- Светильники и щит с пластиковым корпусом заземлять не требуется.
- Щит встраиваемый в стену.
- Расположение щита определить по месту.
- Возможна установка аппаратов любых производителей с такими характеристиками.
- Компоновка УРЭМ зависит от проекта дома.

R-SMART

Изм.	Кол.уч	Лист	Ндок.	Подпись	Дата								
						Щиток квартирный ЩК-3-П	Стадия	Лист	Листов				
							Р	1	1				
ГИП		Кошечкин Р.А.				Схема однолинейная	ООО "Р-Смарт"						
Разработал		Смирнов Д.В.											
Проверил		Кошечкин Р.А.											